
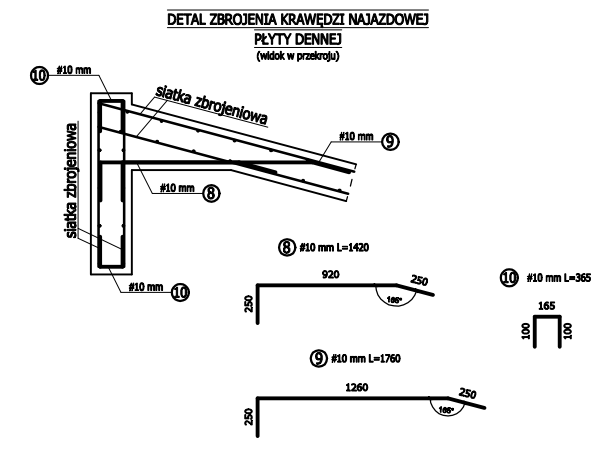
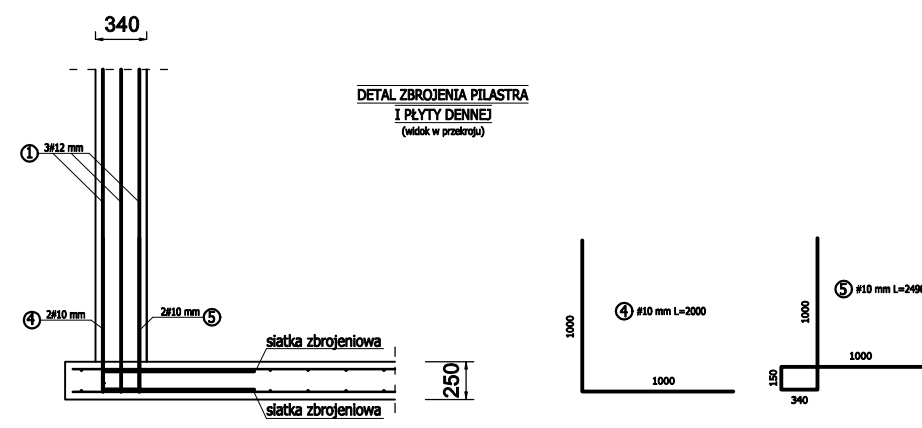
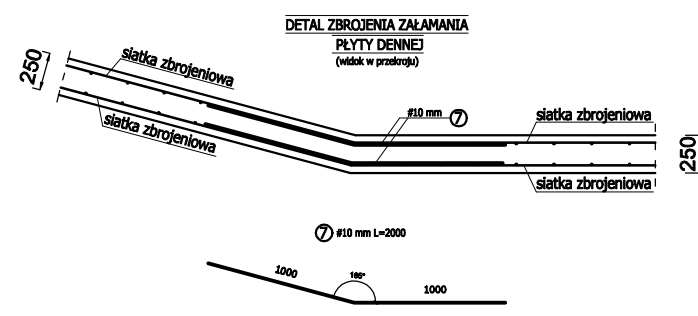
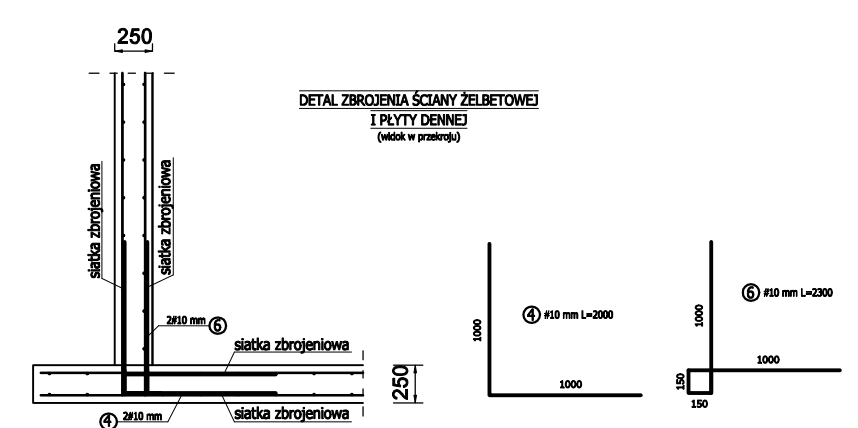
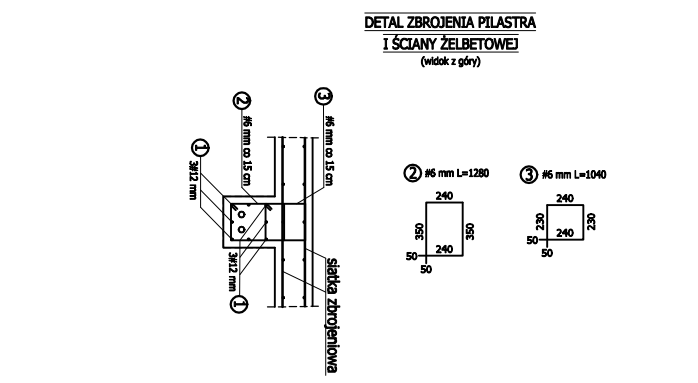


RZUT FUNDAMENTÓW

Skala 1:50

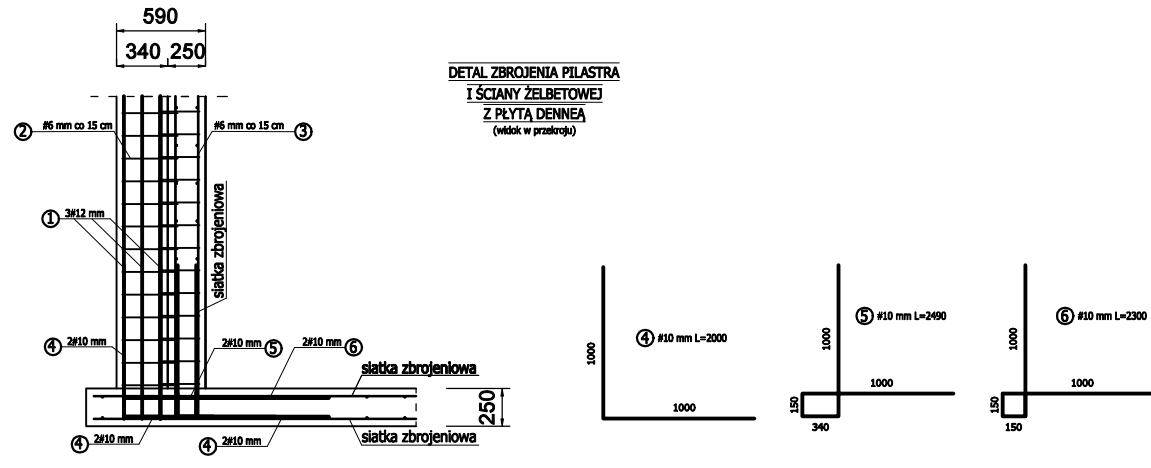

 USŁUGI PROJEKTOWE WIELOBRANŻOWE	Jednostka projektowa: F.C Usługi Projektowe Wielobranżowe- Franciszek Czerwiński ul. Wałowa 8, 48-210 Biłata tel. 791-283-239 email: uslugiprojektowe09@gmail.com	Inwestor: Wodociąg i Kanalizacja w Biłatej Sp. z o.o. ul. Prudnicka 43 48-210 Biłata		
	Nazwa zadania: Budowa wiaty magazynowej			
Zespół projektowy:		nr uprawnień	data	podpis
architektura:	mgr inż. arch. Aleksandra Żegleń	18/OPOKK/2018	II 2020	
konstrukcja:	mgr inż. Franciszek Czerwiński	OPL/1514/PWBKb/18	II 2020	
Przedmiot rysunku: DETALE ZBROJENIA FUNDAMENTÓW		stadium: PROJEKT BUDOWLANY	skala: 1:50	nr rysunku: A2